

**PROJEKT ZAGOSPODAROWANIA TERENU OSIEDLA SM "PŁYTA" W
PRZEMYSŁU - SKALA :500**

LEGENDA:

GRANICE OPRACOWANIA/TEREN INWESTYCJI

PROJEKTOWANA DOBUDOWA BUDYNKU KOTŁOWNI GAZOWEJ O MOCY $Q_{ok} = 0,5 \text{ MW}$

WIAZD NA OSIEDLE SM "PEŁTA" Z UL. OFIAR KATYNIA W PRZEMYSŁU

➡ WEJŚCIE DO BUDYNKU PROJEKTOWANEJ KOTŁOWNI

ISTN. BUDYNKI MIESZKALNE DO ZASILANIA POPRZEC. PROJ. SIĘĆ PRZEOŁOWANĄ DN50-80MM

PROJ. PRZYŁĄCZE GAZU PE 110x6,3 SDR17,6 DO PROJ. KOTŁOWNI OSIEDLOWEJ

PROJ. PRZYŁĄCZA CIEPLNE Z RUR PREIZOLOWANYCH DN=65-80MM/WYMIANA SIECI OSIEDLOWEJ

ŚREDNICA RURY ISTNIEJĄCEJ W KANAŁE CIEPŁOWNICZYM ŻELBETOWYM


ŚREDNICA PROJEKTOWANEJ SIECI CIĘPNEJ PRZEOŁOWANEJ DN80/160

PROJ. PRZYŁĄCZE WODY ZIMNEJ Dn=25MM / Dz=PE 32MM

PROJ. PRZYŁĄCZE KANALIZACYJNE Dn=160MM

PRZEKŁADANY KABEL ELEKTROENERGETYCZNY ŚREDNIEGO NAPIĘCIA

PROJ. 2 EMITORY Z KOTŁÓW WODNYCH O ŚREDNICY D_w=160MM I WYS. HK ok. 16,5m, n.p.t.

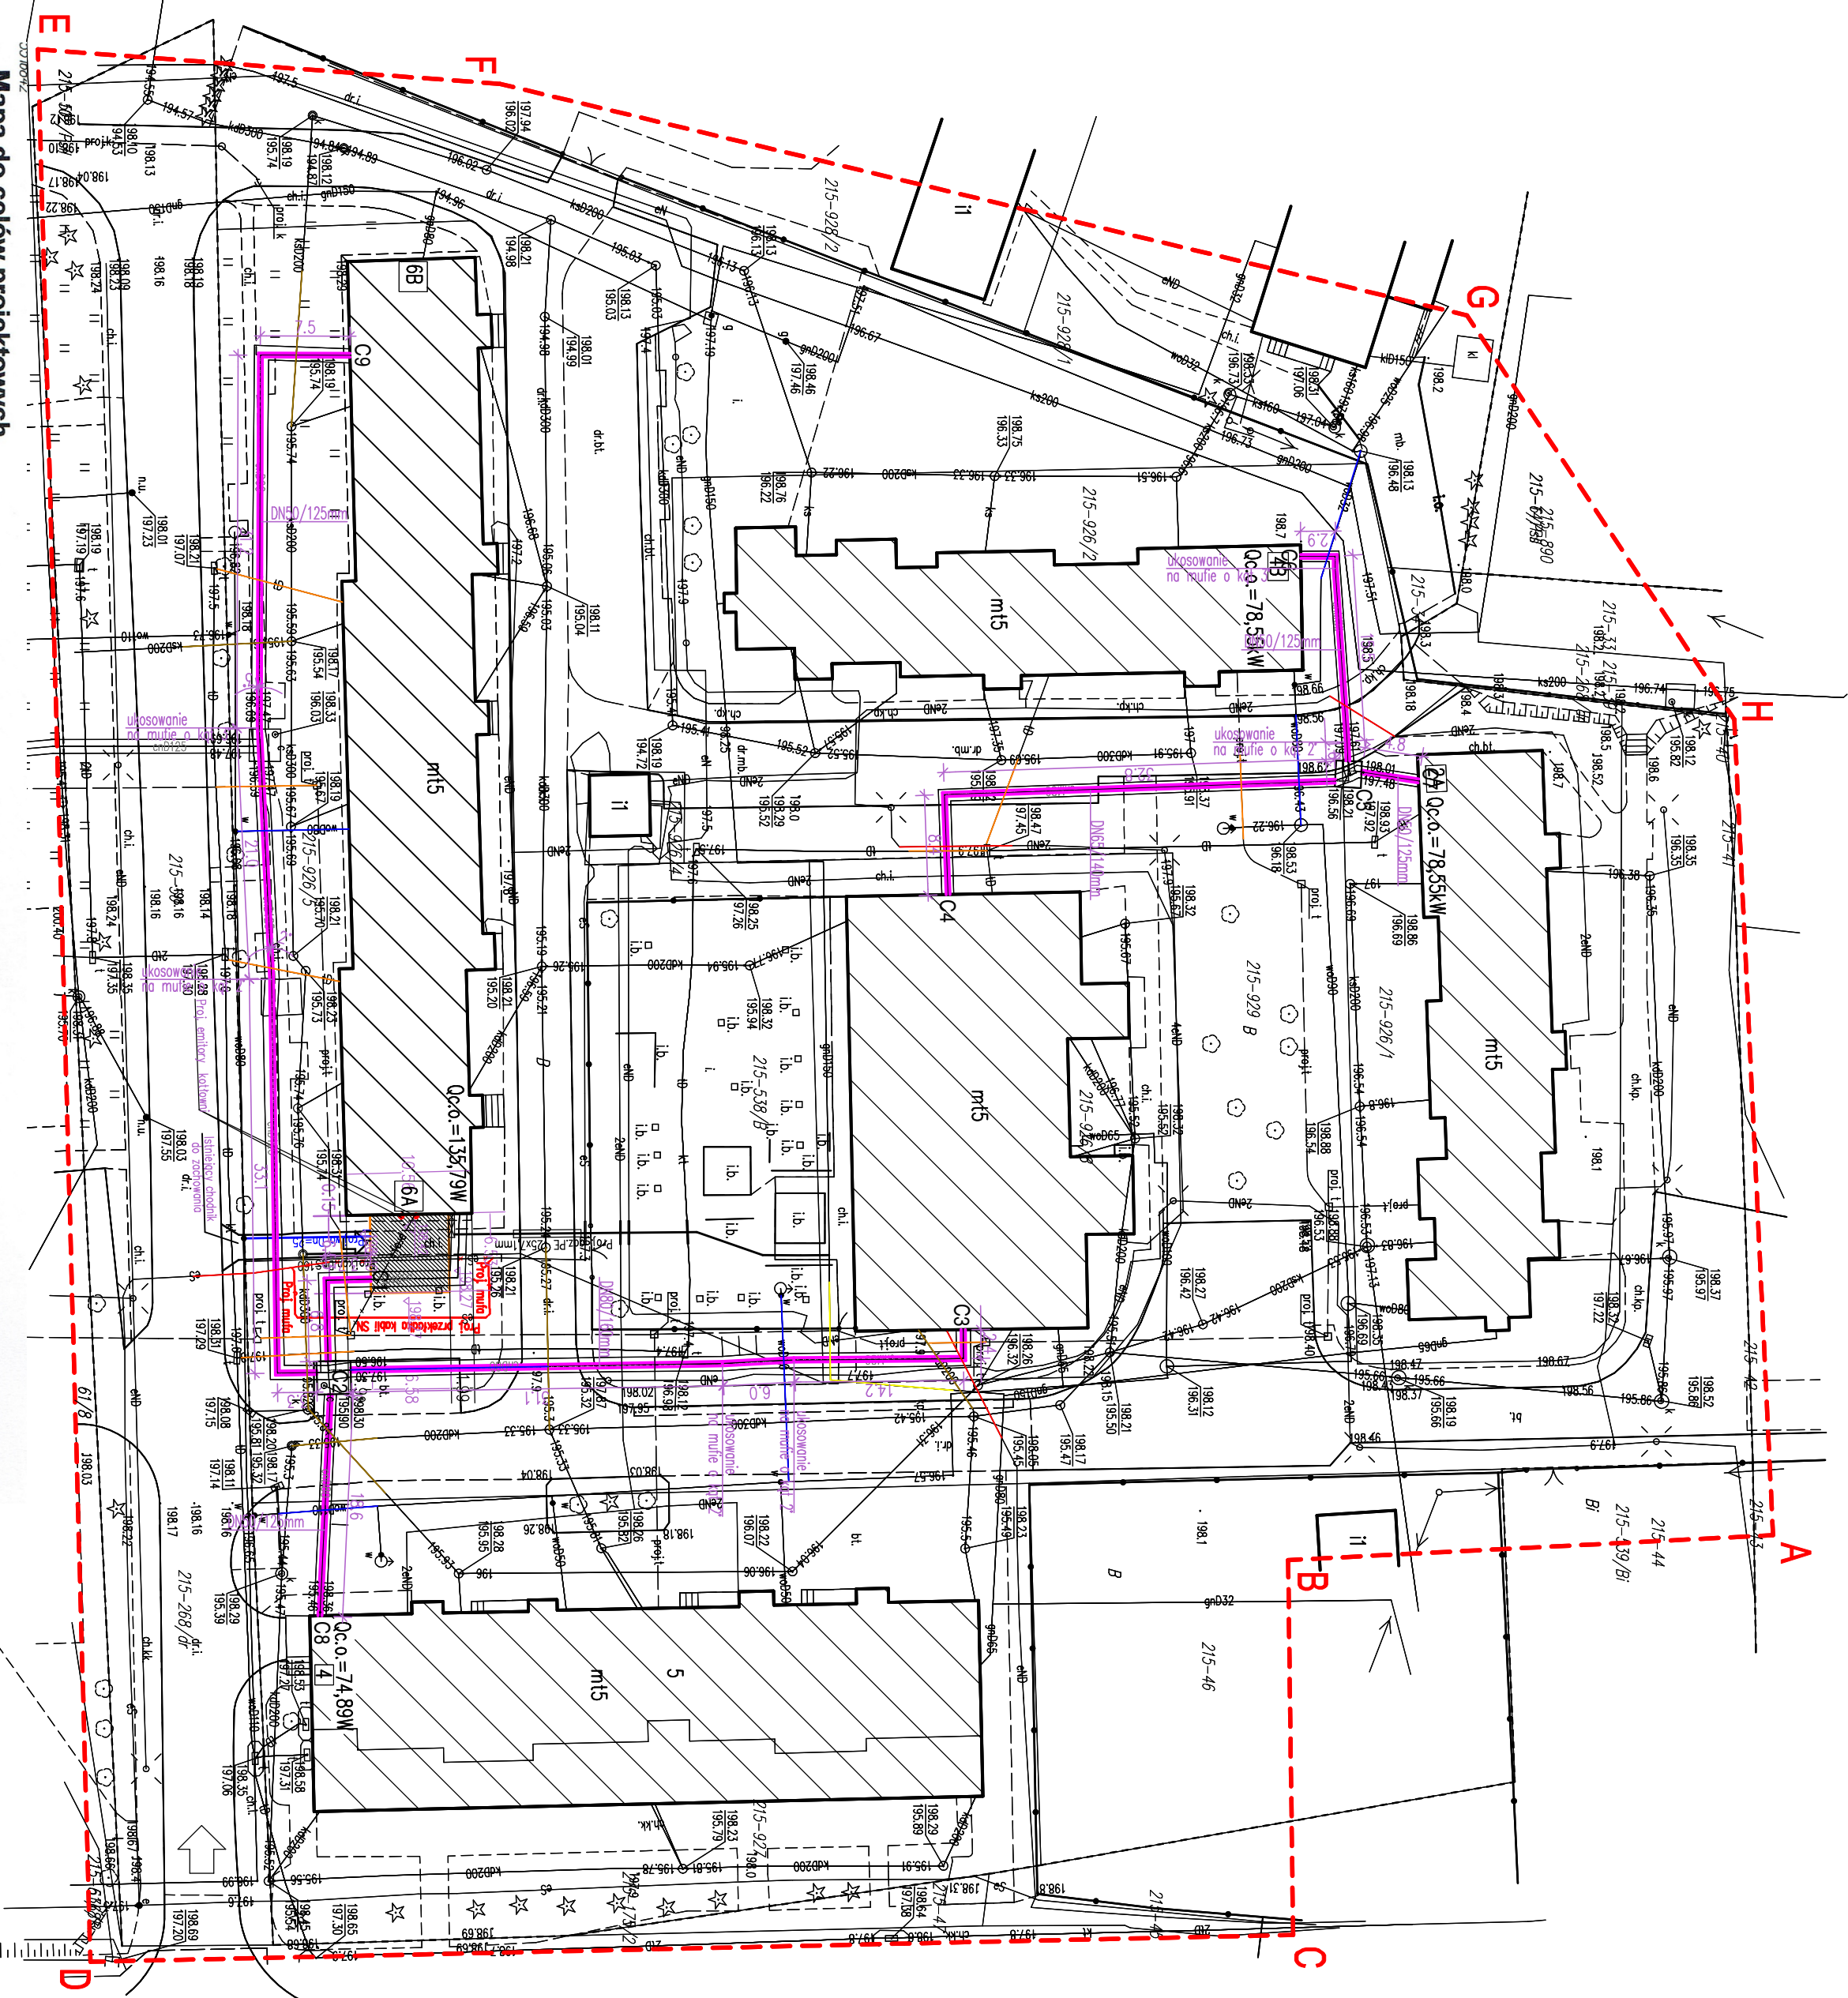

Mapa do celów projektowych

skala 1:500

Jednostka ewidencyjna: 186.201_1 m. Przemys

Obřeh: 0215

Godło mapy: 8.119.10.18.1.1

Granica obszaru opracowania - linia przerywana

Nr kanc. MK.6640.1.3.2021

Współrzedne prostokątne płaskie - układ 2000/8

Układ wysokości - Kronsztadt 86
Data opracowania mapy: 21.01.2020

USŁUGI GEODEZYJNE

interfaced

inż. Wojciech Kowalski

ul. Piotra Skargi 157-700 Przemyśl
NIP 795247517 REGON 180900824

tel. 721 071 080

www.kowalski.info

Geodeta Uprawiony

Jay Maichler

mr upr. 11459

✓

W zakresie opracowania nie badano
służebności gruntowych ujawnionych
w księgach wieczystych

[illegible]

Tytuł projektu		"Budowa ostielowej kotłowni gazowej o mocy ok.0,5MW dla potrzeb c.o. wraz z przyłączami, oraz wymianą sieci ciepłej na preizolowaną na terenie Spółdzielni Mieszkaniowej "PEŁYA" w Przemyślu"	
WYKONAWCA:		BUH >Eco-Tech< Andrzej Jarecki ul. Piotra Skargi 7/1, 37-700 Przemyśl	
INWESTOR:		Spółdzielnia Mieszkaniowa "PEŁYA" w Przemyślu ul. Otłar Korytno 4; 37-700 Przemyśl	
Opis		Budowni kotłowni gazowej o mocy ok.0,5MW wraz z przyłączami gazowymi, ciepłymi, elektrycznymi, wod-kan.	
Nazwa i rodzaj		PRACOWNIA PROJEKTOWANIA I STEROWANIA	
Adres inwestycji		dla ul. nr 99A, 99B, 99C, 99D, 99E, 99F, 99G, 99H, 215, jednostek wielopiętrowych 18,20,21 m. Brzemyśl	
Funkcja	Imię i nazwisko	Nr uprawnień /specjalność	Podpis
Projektant	Andrzej Jarecki	Bk-3336/2/95, 4/100 w zakresie most i budowli stalowych	STANISŁAW
Sprowadzi:	Dorota Woick	w zakresie sieci i instalacji sanitarnych	P.B
			1:5000
			12.12.2021
			12.12.2021